



BUDYNEK R3

(budynek transformatorów i rozdzielni elektrycznych)


Rzut parteru

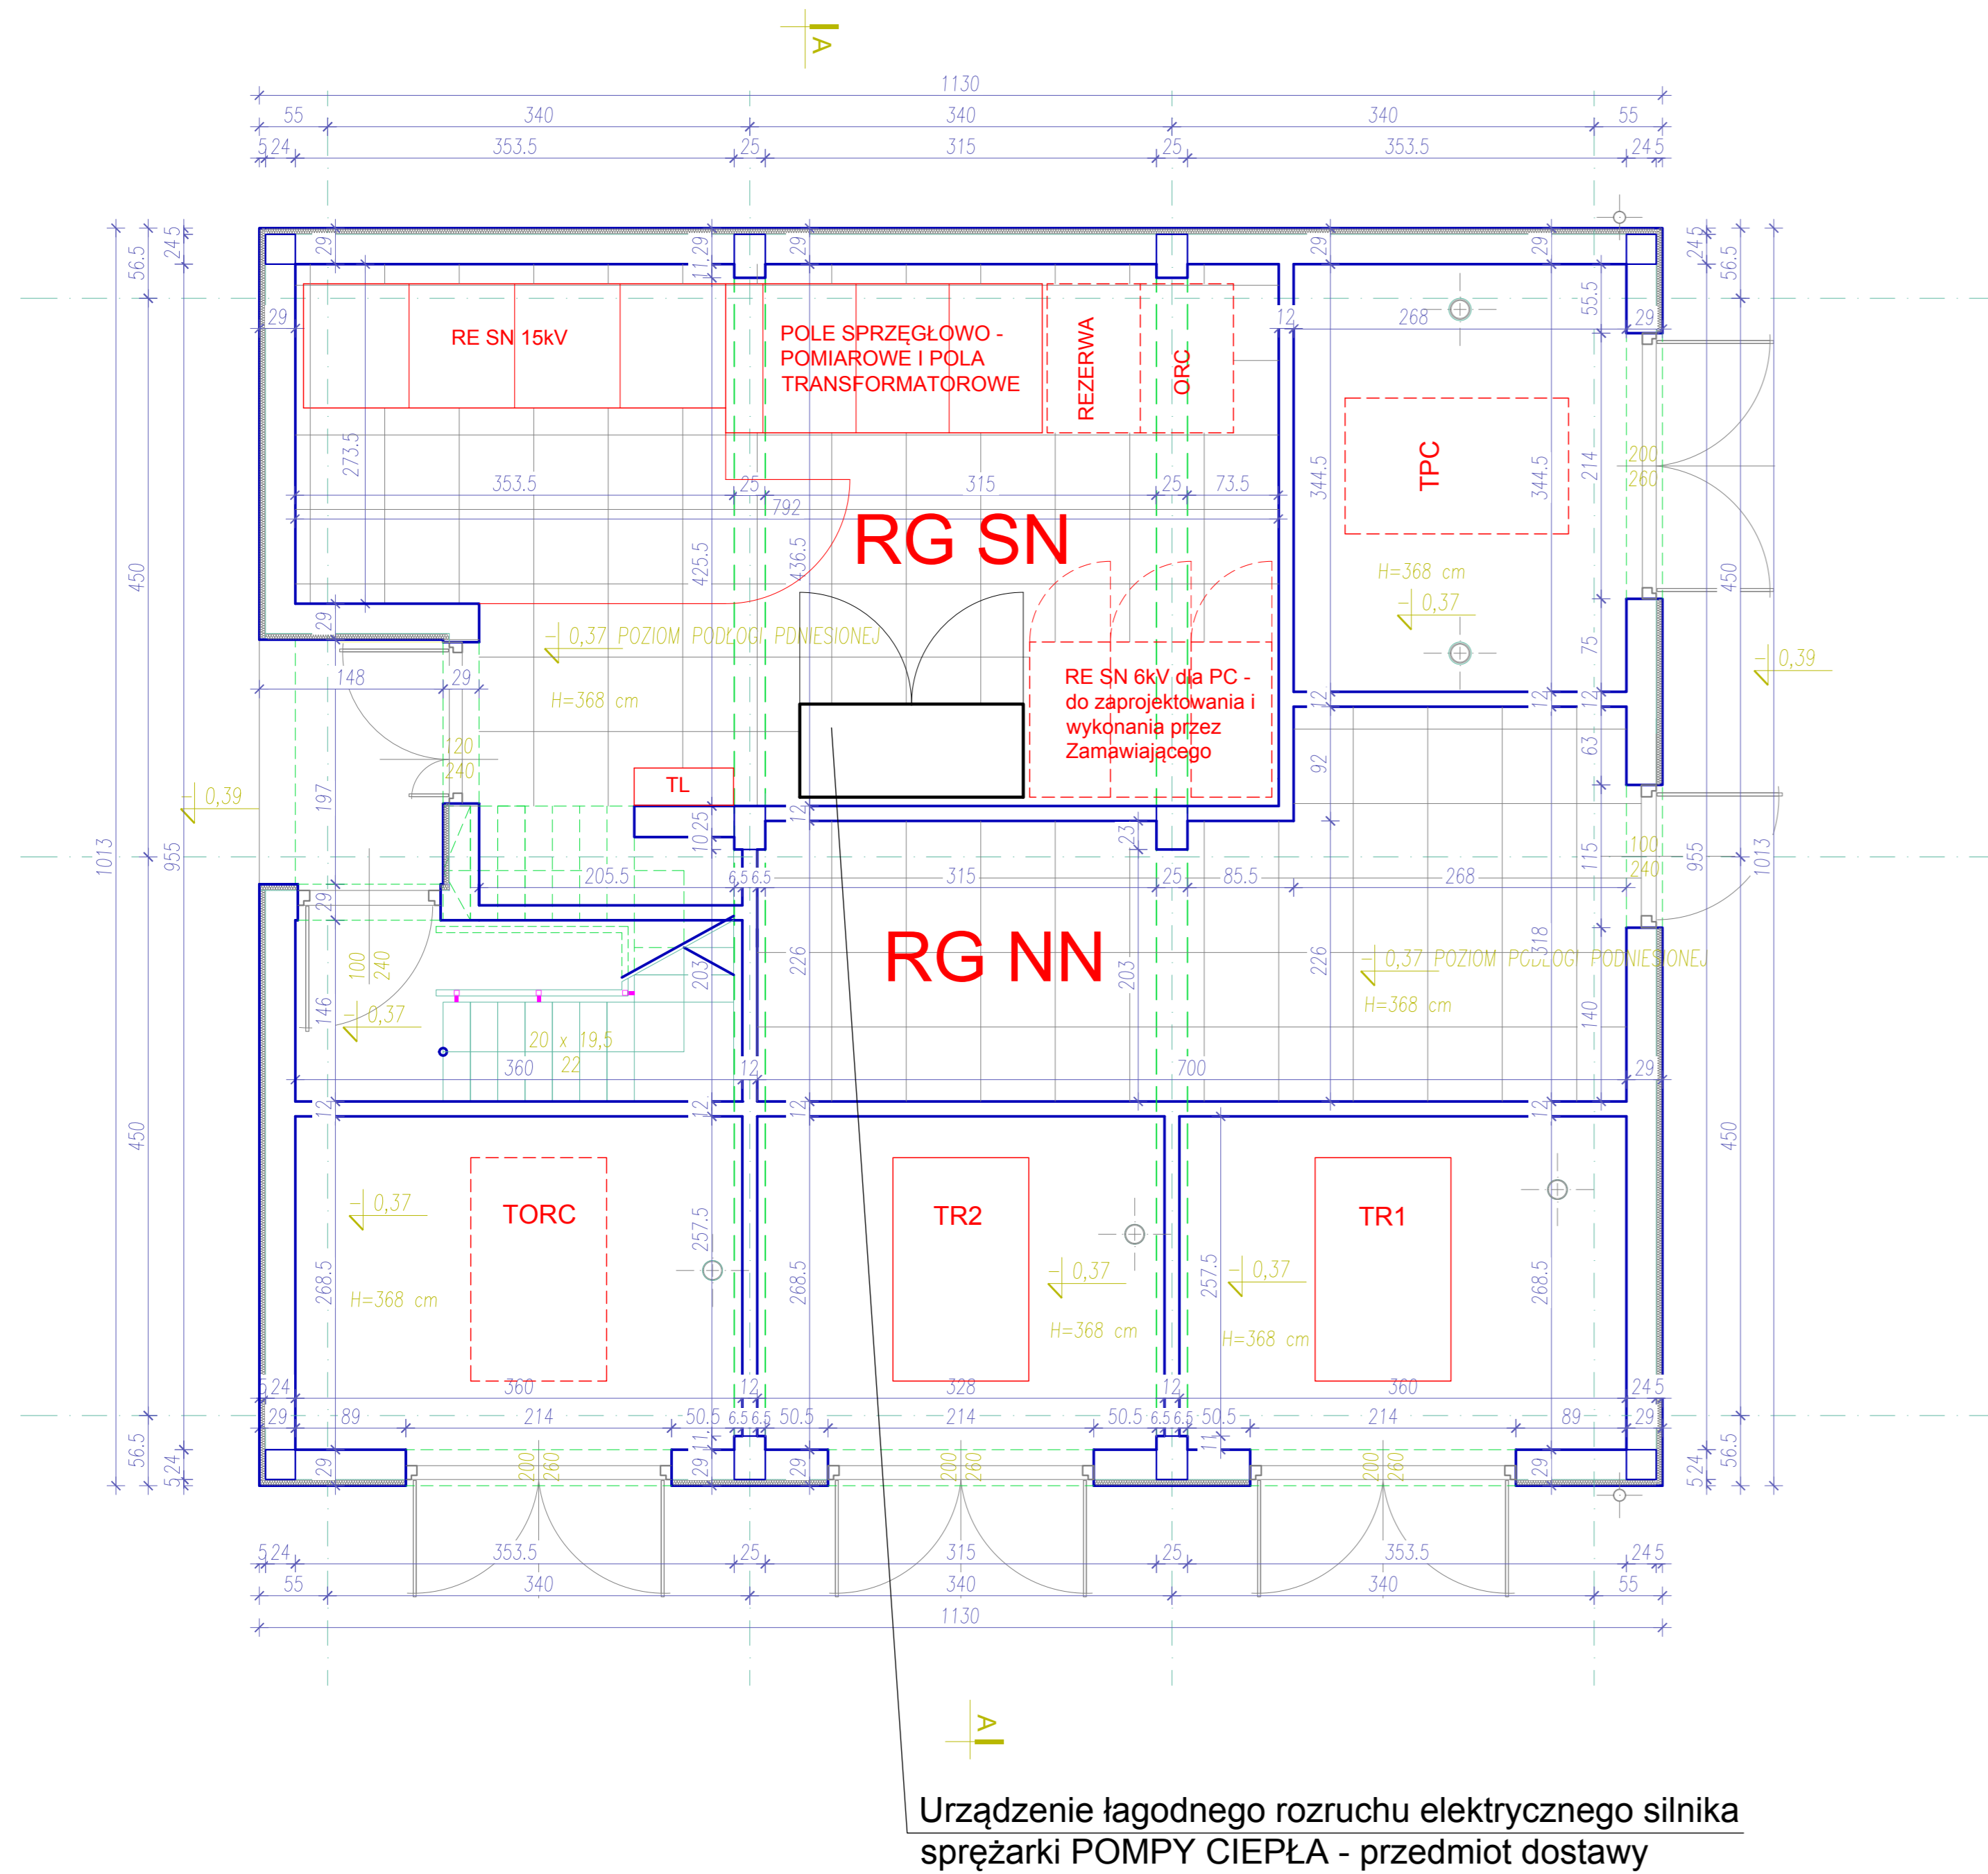

A - A

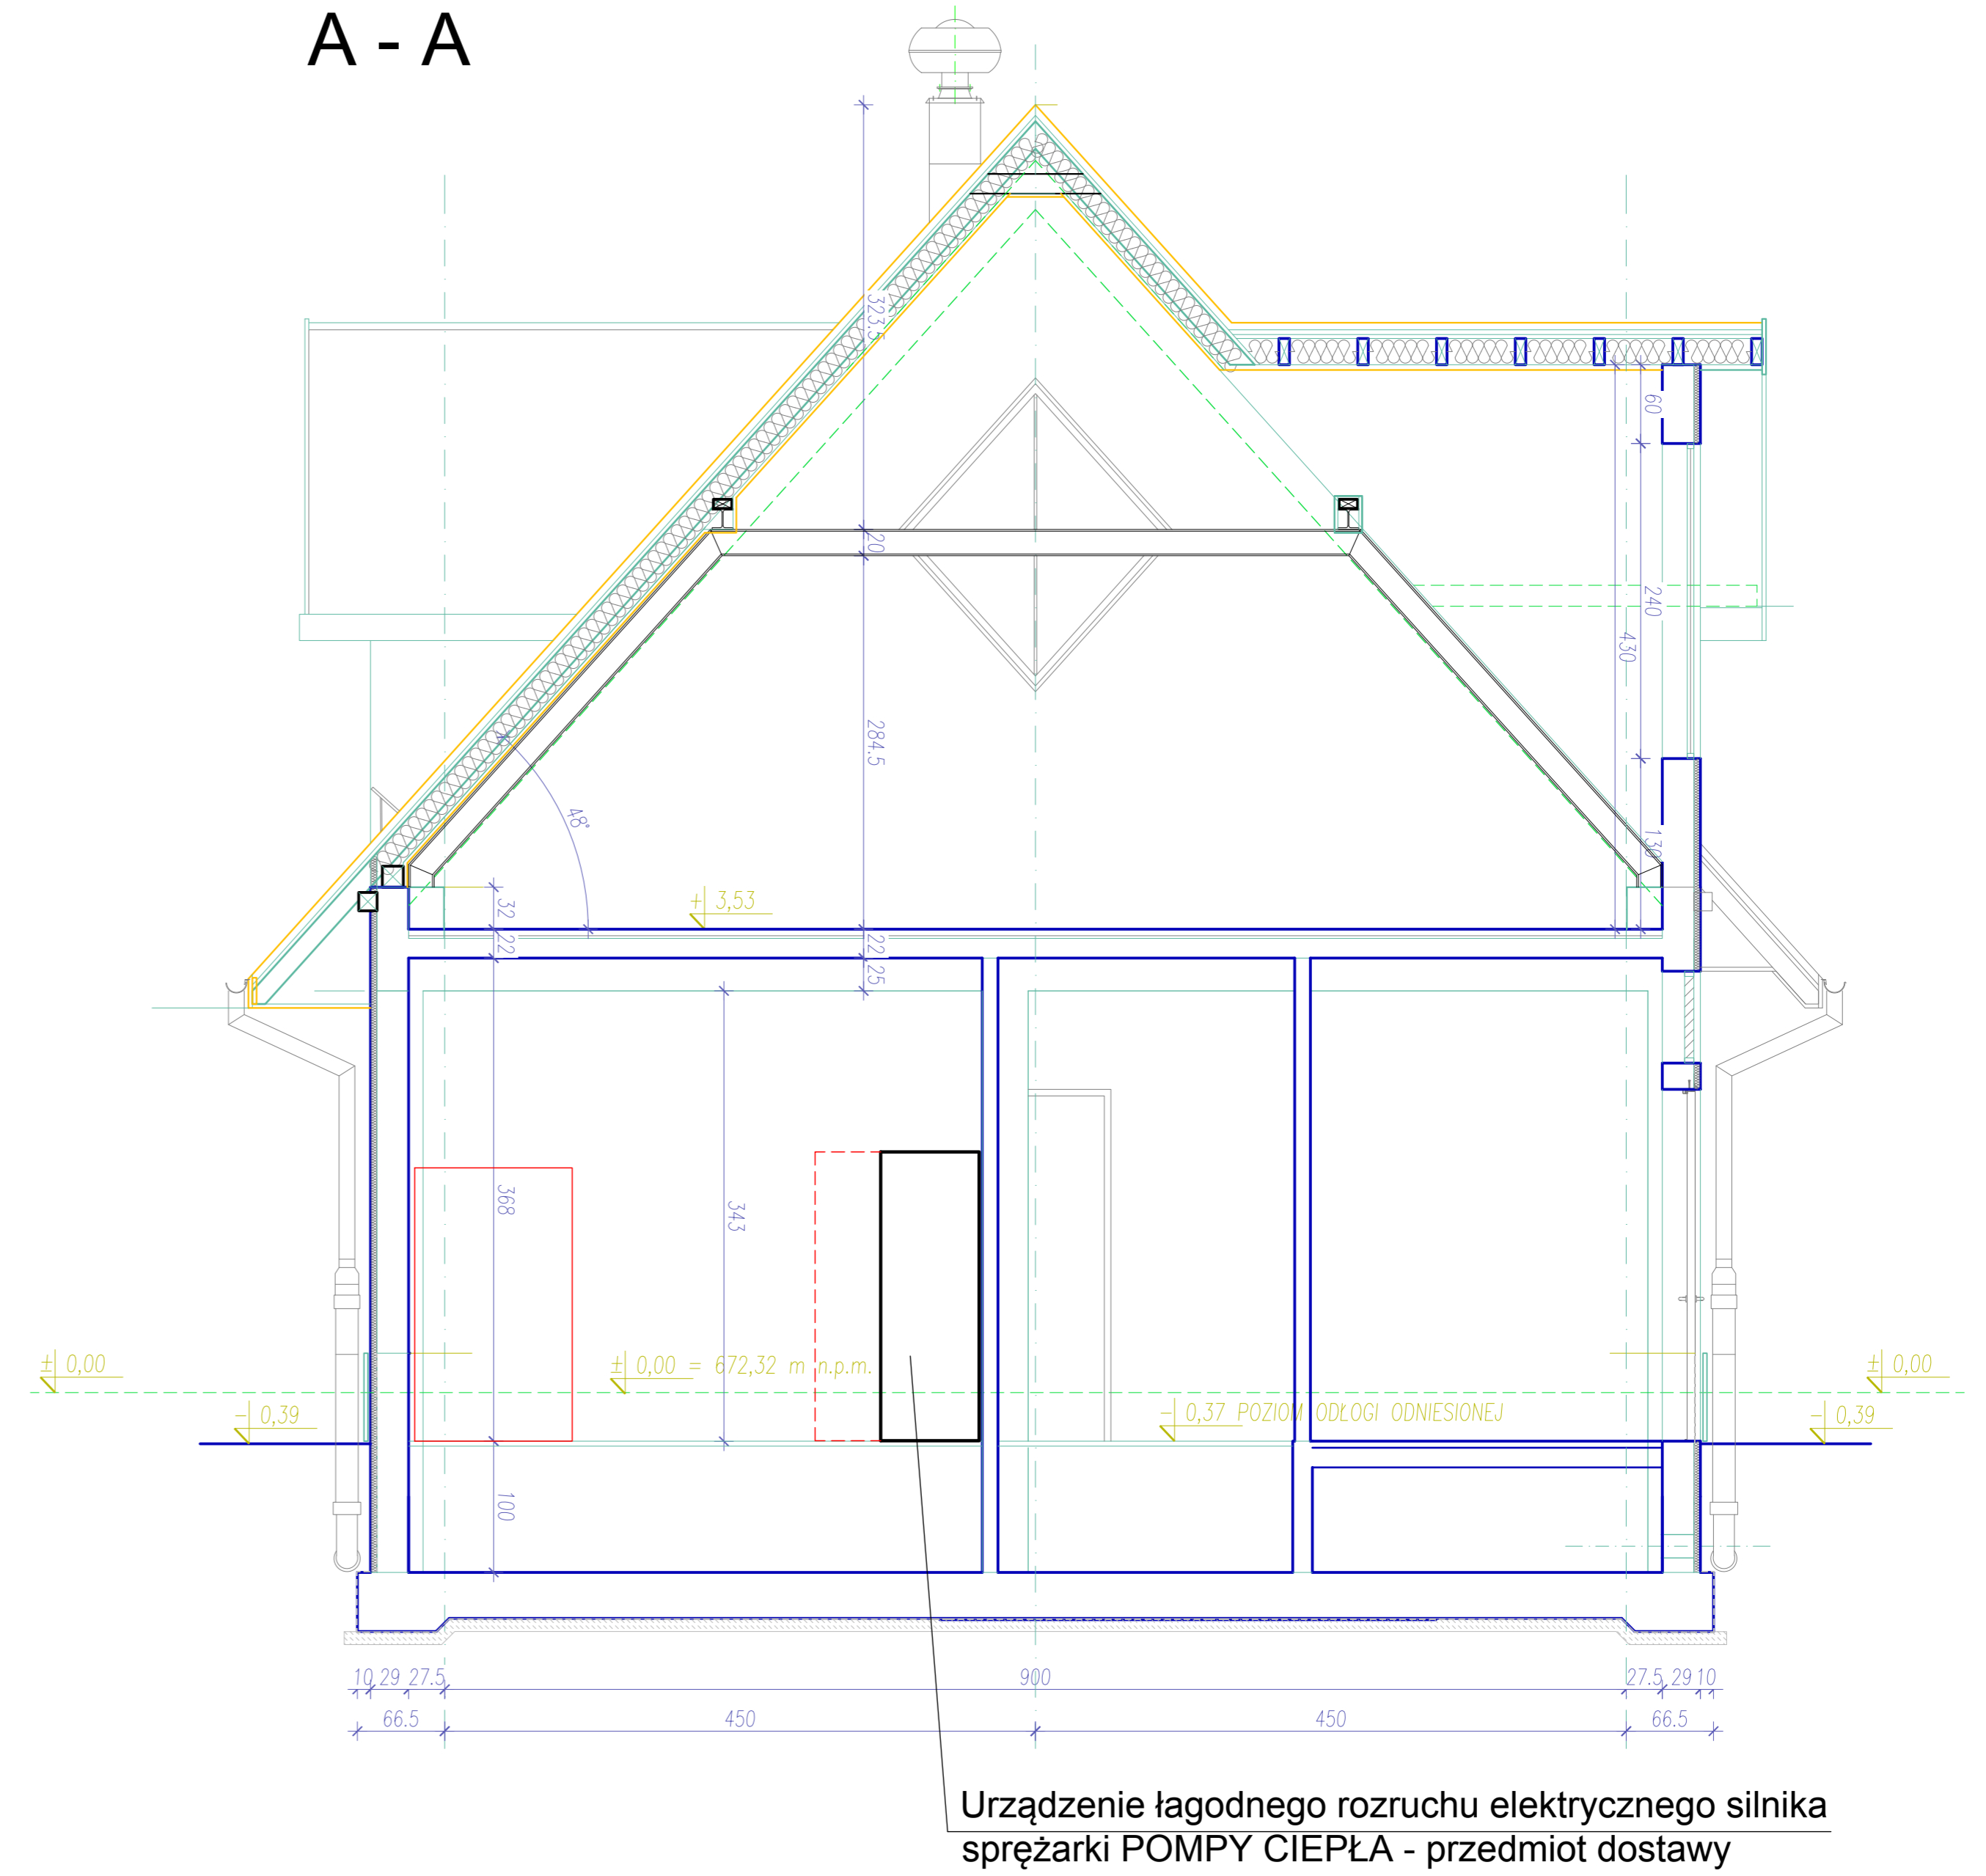

ZAŁĄCZNIK NR 2/3 DO ST
Skala 1:50

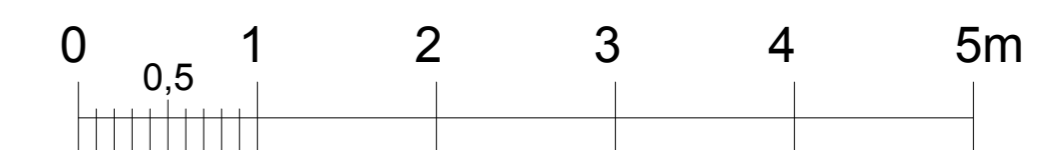

Wskazanie lokalizacji urządzenia łagodnego rozruchu elektrycznego silnika sprężarki POMPY CIEPŁA w RG SN w BUDYNKU R3